

Województwo: Świętokrzyskie  
 Powiat: kielecki  
 Gmina: Chęciny  
 Jednostka ewid.: 260403\_5 Chęciny - obszar wiejski  
 obręb: 0014 Starochęciny  
 część działek: 649, 137/18, 137/17, 137/31,  
 137/32  
 GN.III.664.0.1821.2014

**MAPA DO CELÓW PROJEKTOWYCH**  
 skala 1:500

Mapę wykonano:  
 1. w układzie współrzędnych płaskich prostokątnych "2000"  
 2. w układzie wysokościowym Kronsztadt 1986

Mapa numeryczna powstała w wyniku wektoryzacji rastra mapy zasadniczej powiatu kieleckiego oraz pomiaru uzupełniającego.  
 Granice nieruchomości (działek) przyjęto na podstawie ewidencji gruntów i budynków.  
 Na terenie przedmiotowych działek nie badano stężebności gruntowych.


Arkusz mapy zasadniczej:  
 ukt. "2000"  
 7.14.1.16.12.1.4 A5-6, B5-8, C5-8, D7-8  
 7.14.1.16.12.2.3 C1, D1-2, E1

Pobliższa się, że niniejszy dokument został opracowany w wyniku prac geodezyjnych i kartograficznych, klasy "A" i "B" i zostały one wpisane do ewidencji, materiałów państwowych zasobu geodezyjnego i kartograficznego	
Organ prowadzący państwowy zasób geodezyjny i kartograficzny	STAROSTWO POWIATOWE W KIELCACH Powiatowy Ośrodek Dokumentacji Geodezyjnej i Kartograficznej
Identyfikator ewidencyjny materiału zasobu - operatu technicznego	P.2604. 2014. 1866
Data wpisania operatu technicznego do ewidencji materiałów zasobu	08.04.2014
Limit, nazwiska i podział osoby reprezentującej organ	Z up. Starosty INSPEKTOR [Podpis]

Wykonawca: Geodezja Wojciech Ciopiński  
 Dane geodety uprawnionego:  
 Wojciech Ciopiński upr. nr 21896  
 Kielce. 02.04.2014

GEODETA UPRAWNIONY  
 Wojciech Ciopiński  
 Upr. Nr 21896

GEODEZJA  
 Wojciech Ciopiński  
 25-530 Kielce, ul. Sabinówek 3/40  
 NIP 657-24-10-541, tel. 694 316 959

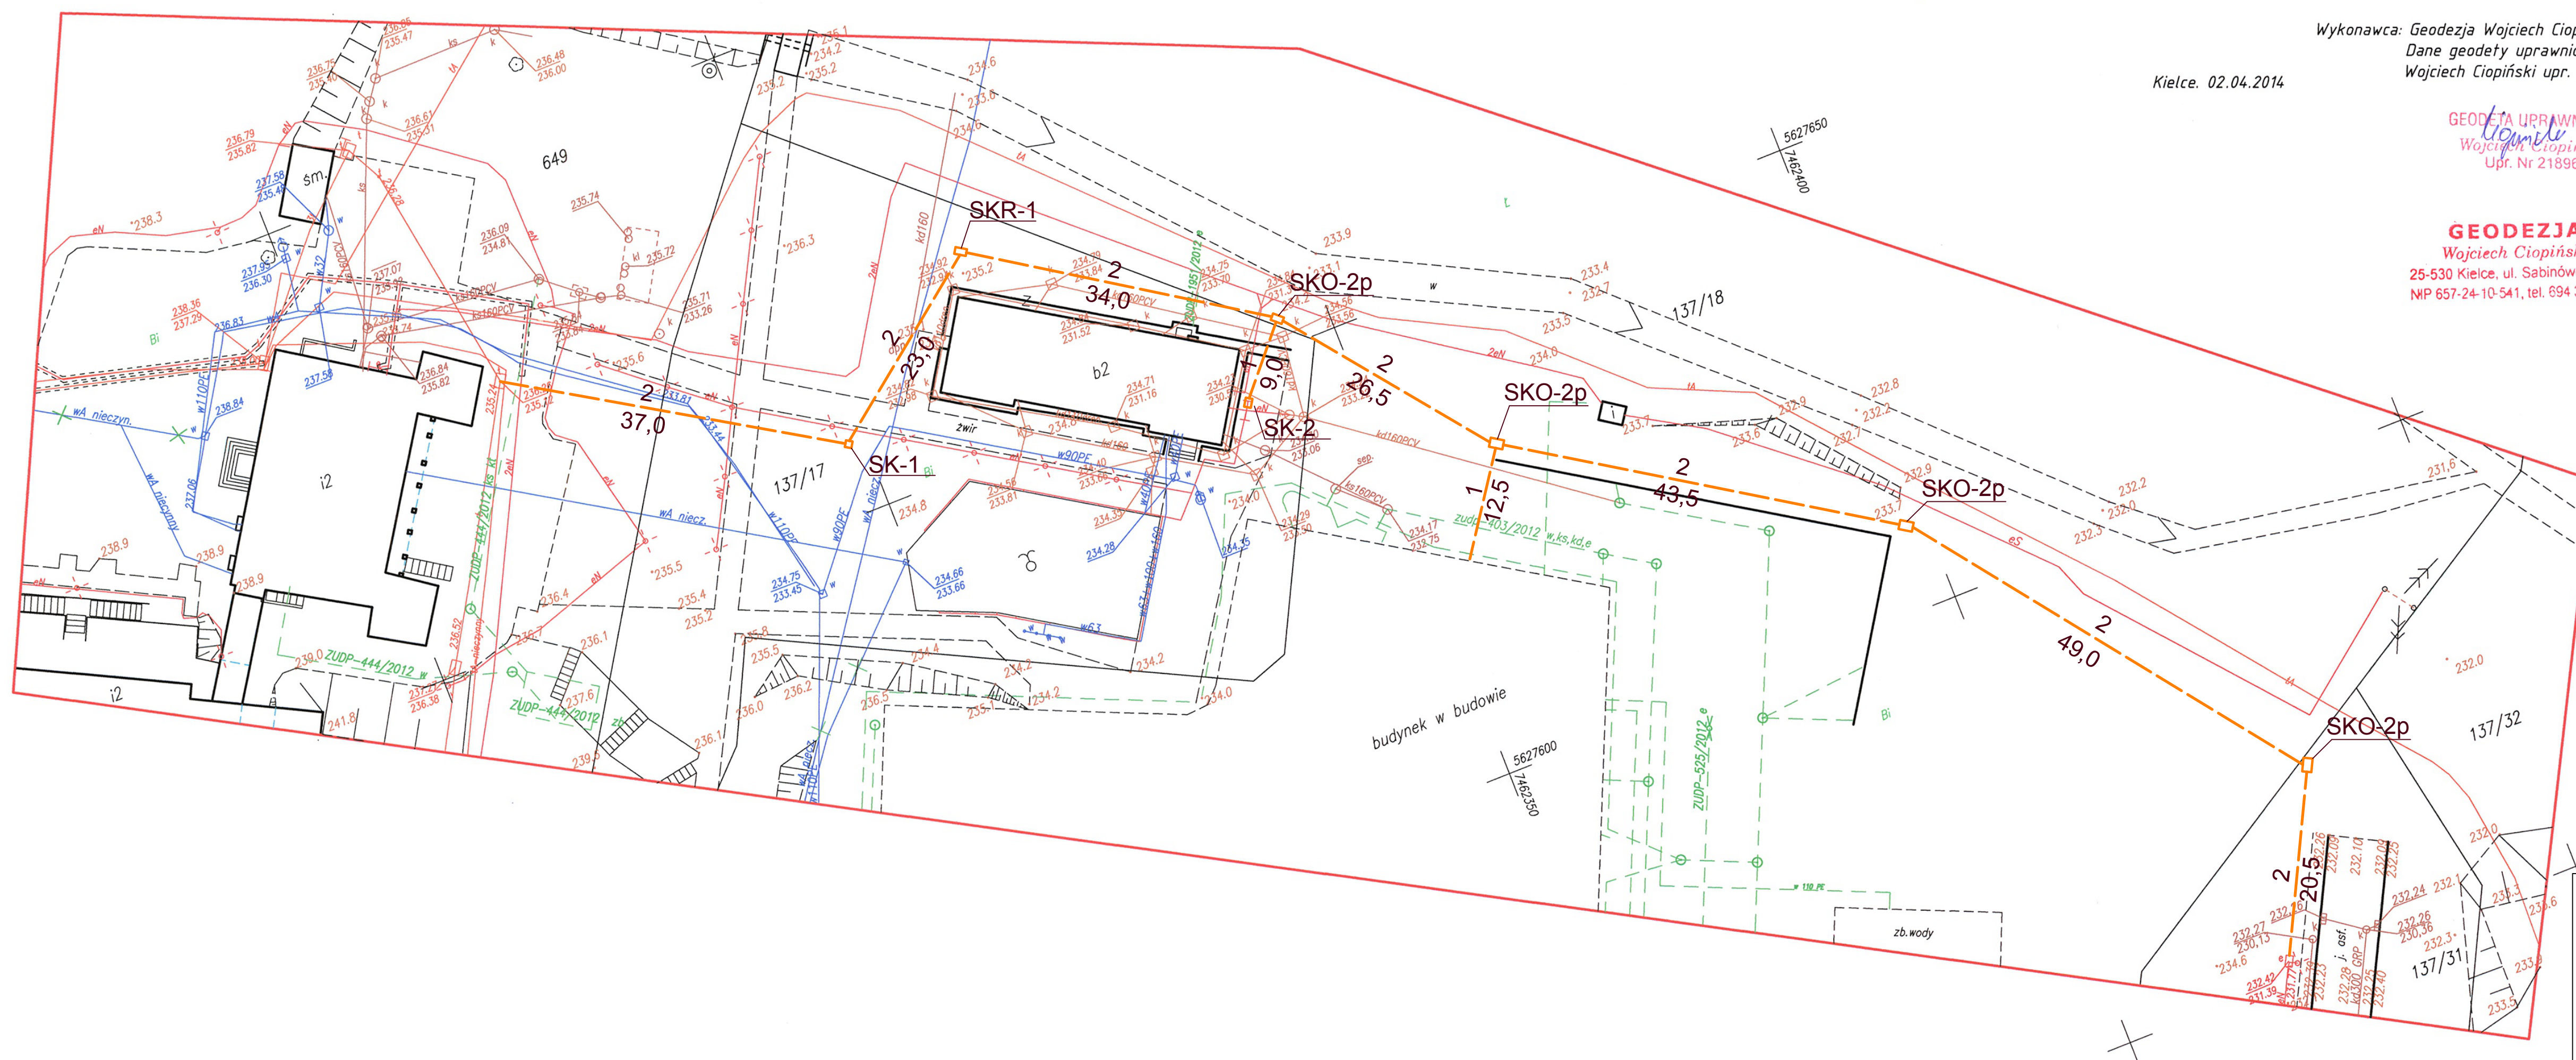

LEGENDA STANU PROJEKTOWANEGO

	KANALIZACJA TELETECHNICZNA z rur HDPE-110
	STUDNIA KABLOWA SKO-2p
	RURA PRZEPUSTOWA (przepręty pod ulicami, skrzyżowania z infrastrukturą HDPE-110/6.3)

Inwestor: Regionalne Centrum Naukowo-Technologiczne 26-060 Chęciny, Podzamcze 45		Zadanie: Budowa kanalizacji teletechnicznej do budynków na terenie Regionalnego Centrum Naukowo-Technologicznego w m. Chęciny- Podzamcze 45	
Wykonawca: Centerit Sp. z o.o. 25-616 Kielce ul. Towarowa 22	Nr spr.: 1711/99/U	podpis	Nazwa rysunku: PROJEKT ZAGOSPODAROWANIA TERENU
Projektował: Bogusław Świąder	podpis		
Opracował: Bogusław Świąder	podpis		
Nr archiw.: PRO/01/05/14	Data opracowania: Maj 2013	Skala: 1:500	licz. ark.: 3, Ark. nr 3, Rys 1