


Profil podłużny
przyłącza wody
skala 1:500

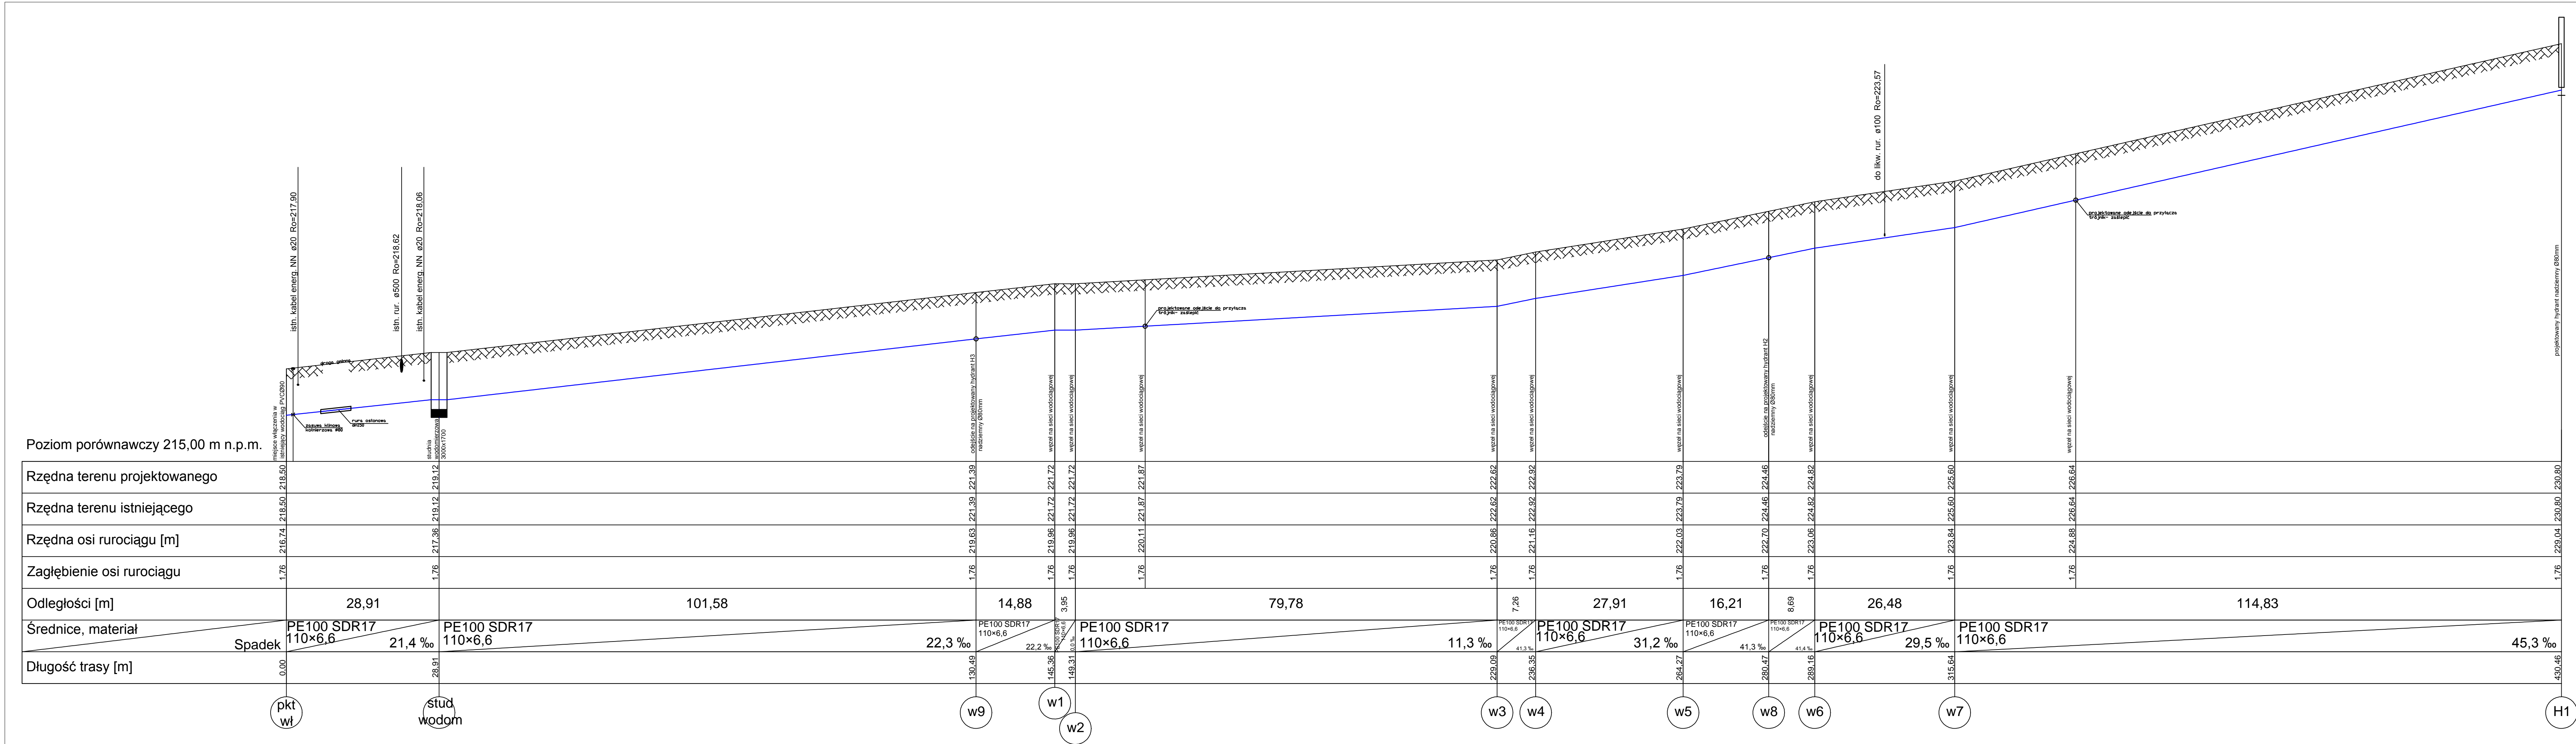

SANI PROJEKT
ul. 1 Maja 191; 25-655 Kielec
tel. +48 41 346 35 39; fax. +48 41 346 35 39
biuro@saniprojekt.pl

Temat: PROJEKT BUDOWLANY SIECI WODOCIĄGOWEJ W MIEJSCOWOŚCI PODZAMCZE.
 Inwestor: Regionalne Centrum Naukowe - Technologiczne
 Adres: Podzamcze 45, 26-060 Chęciny, dz. nr 137/65, 137/67, 137/68, 152/1
 Faza: P B Branta S Upr. nr Podpis:
 Projektował: mgr inż. Iwona Zalińska SWK.0057/POOS.07
 Opracował: mgr inż. Gabriela Wilczyńska
 Sprawdził: mgr inż. Paweł Smiech KL-56/2002
 Tytuł rysunku: Plan zagospodarowania terenu Data: 08.2014 Skala: 1:500 Nr rys.: S2