



RZUT PIĘTRA – WEW. LINIE ZAS. DŹWIGÓW SKALA 1:200

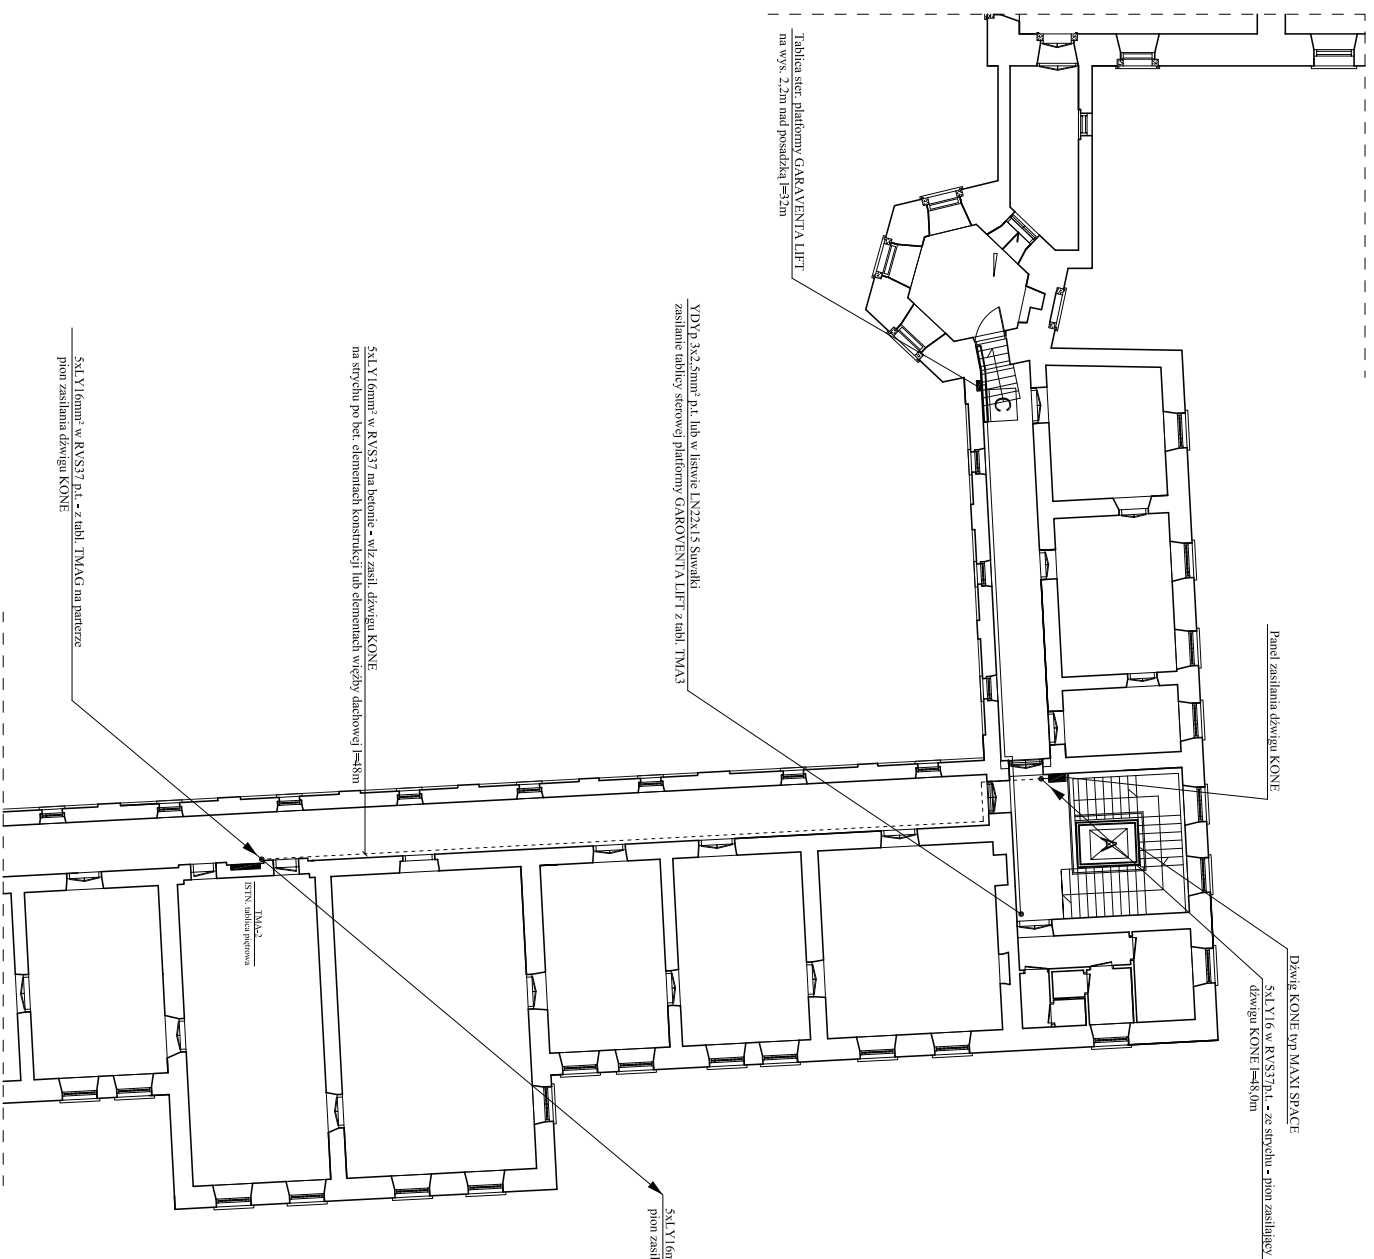

- UWAGA:**
1. Urządzenia elektryczne dostarcza oraz montaż instalacji w tym oświetlenie wykonuje firma KONE.
 2. Słizynkę sterową platformy GARAVENTA LIFT dostarcza oraz montaż instalacji elektrycznych wykonuje dostawca urządzenia.

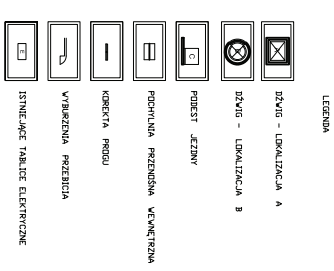

Pracownia Projektowa Pedrycz – Wodnicki 25-368 Kielce ul. Zagórska 42		stadium	
Tytuł: ZWIĘKSZENIE DOSTĘPNOŚCI BUDYNKU MUZEUM NAKRODOWEGO – PALAC BISKUPI KIELCE, pl. ZAKROKOWY		PROJEKT BUDOWLANY	
branża:	ELEKTRYCZNA	podpis:	nr upr.: data:
projektant:	mgr inż. Mieczysław Ślusarczyk	data:	01.2008
opracował:	mgr inż. Marek Alf	data:	01.2008
rysunek:	RZUT PIĘTRA – WEW. LINIE ZAS. DŹWIGÓW	skala:	1:200
P R A W A A U T O R S K I E Z A S T R Z E Ż O N E		nr rys.:	E 4