


RZUT PIWNIC - poziom -1  
Instalacja gazowa  
SKALA 1:50

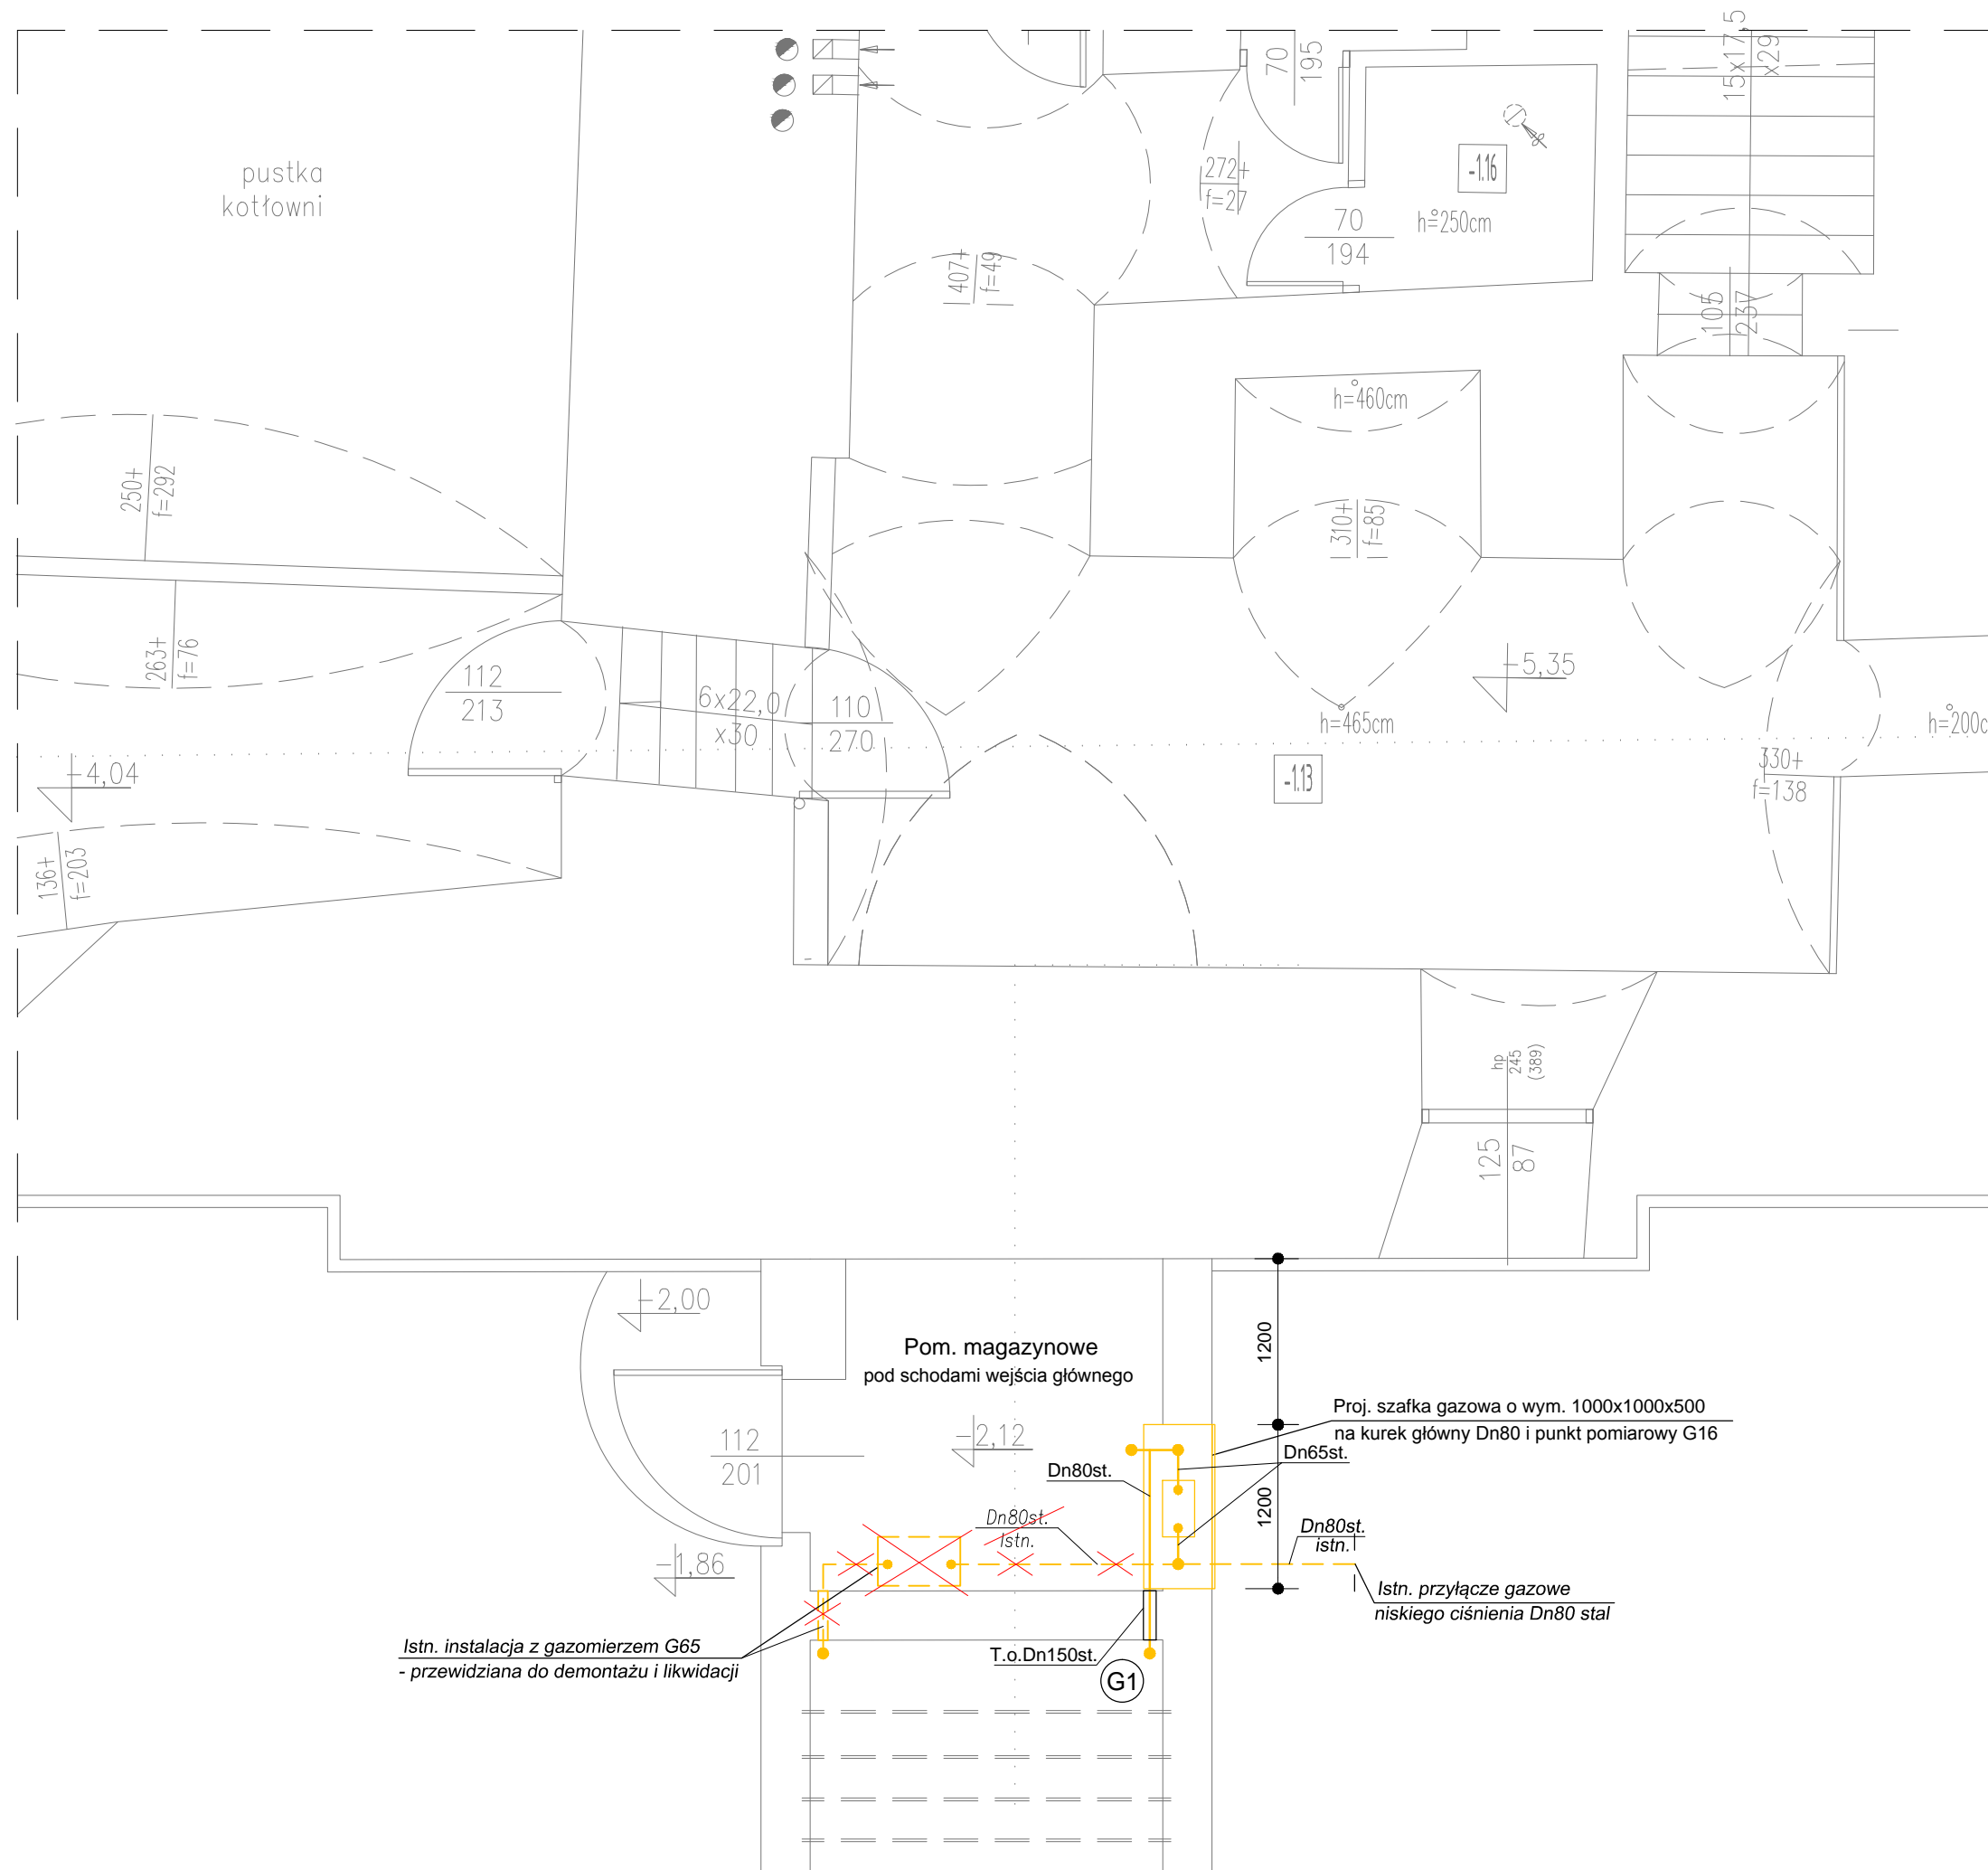

OBJAŚNIENIA:

- - Proj. instalacja gazowa - rury stalowe czarne bez szwu
- G1 - Proj. pion instalacji gazowej - rury stalowe czarne bez szwu
- X-X- - Istn. odcinki instalacji gazowej wraz z armaturą przewidziane do likwidacji

UWAGA:

PRZEJŚCIA PRZEZ ŚCIANY I STOPY PROJEKTOWANĄ INSTALACJĄ GAZOWĄ WYKONAĆ W TULEJACH OSŁONOWYCH STALOWYCH GAZOSZCZELNYCH PRZEBIEG INSTALACJI GAZOWEJ KOORDYNOWAĆ Z INSTALACJĄ WODNĄ, C.O., ELEKTRYCZNĄ I KONSTRUKCJĄ BUDYNKU.

USŁUGI PROJEKTOWE - mgr inż. GRAŻYNA STYPA 27-600 Sandomierz, ul. T. Kościuszki 6a/7				
TEMAT PRZEBUDOWA WEWNĘTRZNEJ INSTALACJI GAZOWEJ W BUDYNKU MUZEUM OKRĘGOWYM W ZAKRESIE LOKALIZACJI ZAWORU MAG-3 I PUNKTU POMIAROWEGO GAZU 27-600 Sandomierz, ul. Zamkowa 12, nr ew. dz. 1026				
INWESTOR	MUZEUM OKRĘGOWE w SANDOMIERZU 27-600 Sandomierz, ul. Zamkowa 12	Branża Sanitarna		
NAZWA RYS.	RZUT PIWNIC - POZIOM -1 - INSTALACJA GAZOWA	Faza Proj. bud.-wyk.		
	IMIĘ I NAZWISKO	UPRAWNIENIA	PODPIS	Data VIII 2016r.
PROJEKTANT	mgr inż. Grażyna STYPA	PKD/0001/POOS/08		Skala 1:50
SPRAWDZAJĄCY	mgr inż. Zdzisław ŻURECKI	PKD/0005/POOS/07		Nr rys. 3